


RETI DI DISTRIBUZIONE DELL'ARIA DI VENTILAZIONE

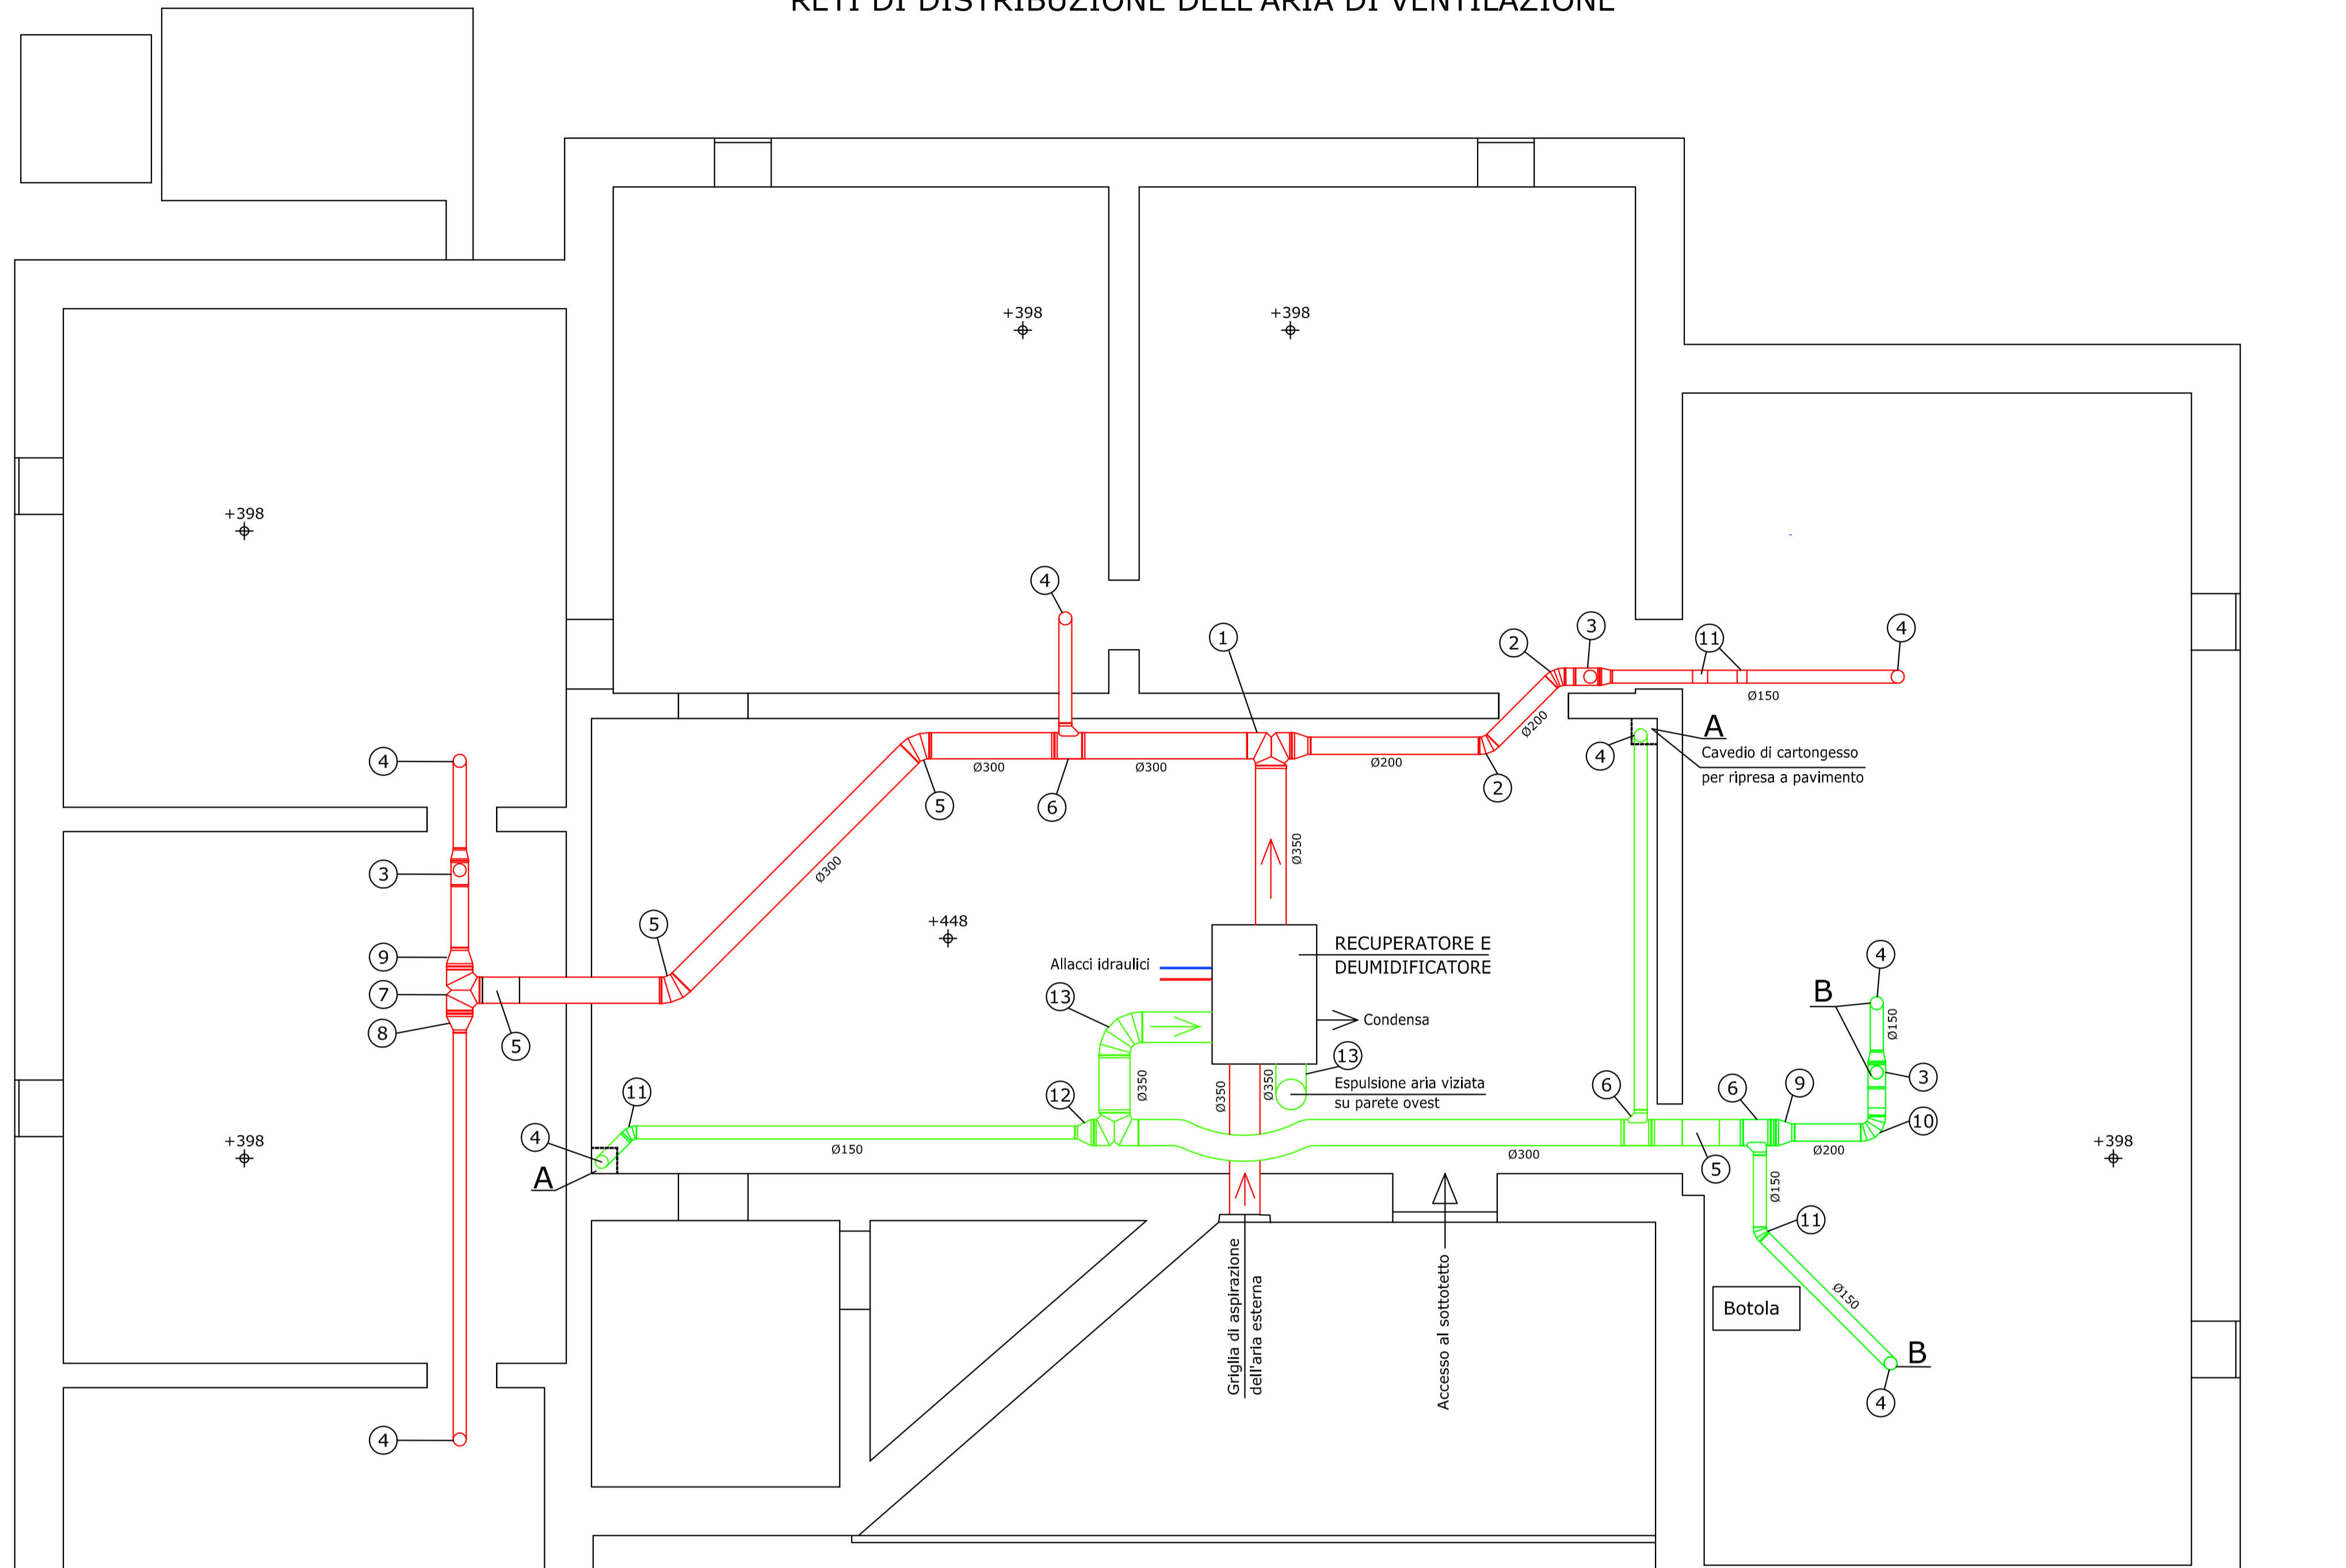


NOTA BENE: I raccordi tra il recuperatore e la rete dovranno essere predisposti ed installati in funzione della specifica macchina prescelta

Le riprese tipo "A" sono a pavimento
Le riprese tipo "B" sono a controsoffitto


Quota a terra
0,00

PROSPETTO PRINCIPALE


PIANTA PIANO SOTTOTETTO scala 1:50

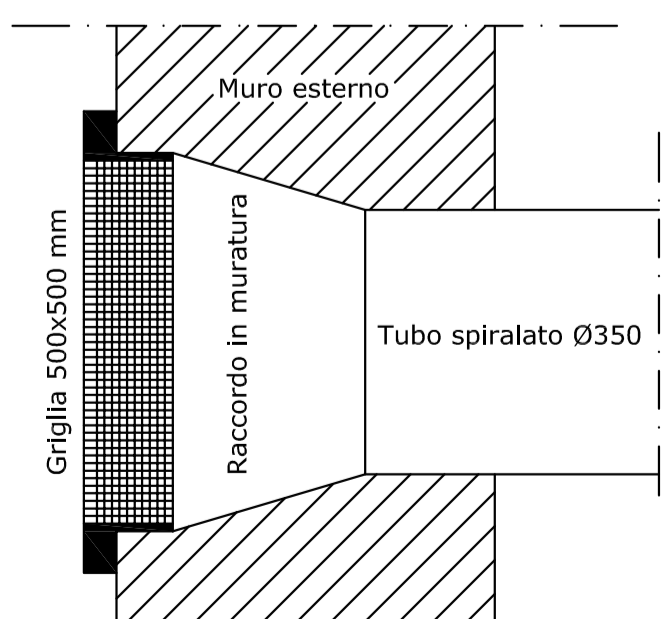


PARTICOLARE DI PRESA ED ESPULSIONE ARIA A PARETE Scala 1:10

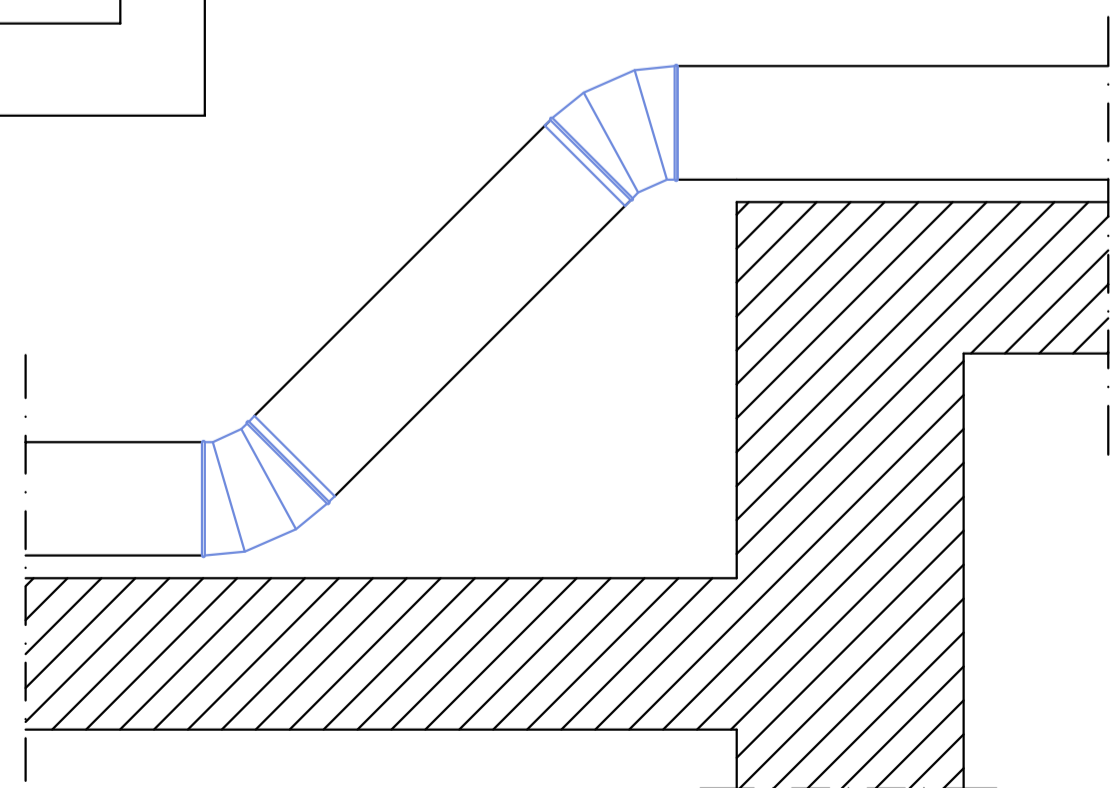

PARTICOLARE SUPERAMENTO DEL DISLIVELLO TRA SOLAI Scala 1:10

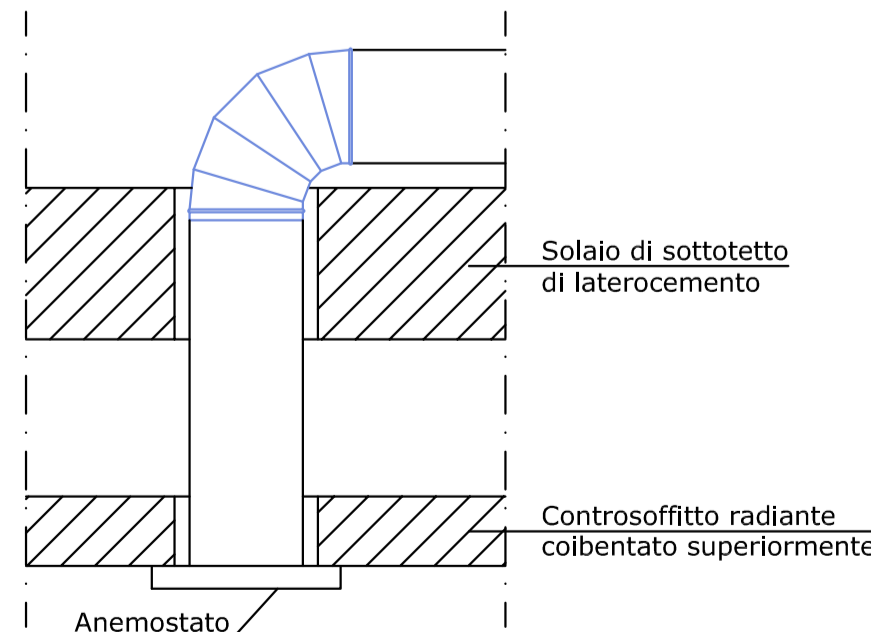

PARTICOLARE COLLEGAMENTO DEGLI ANEMOSTATI Scala 1:10

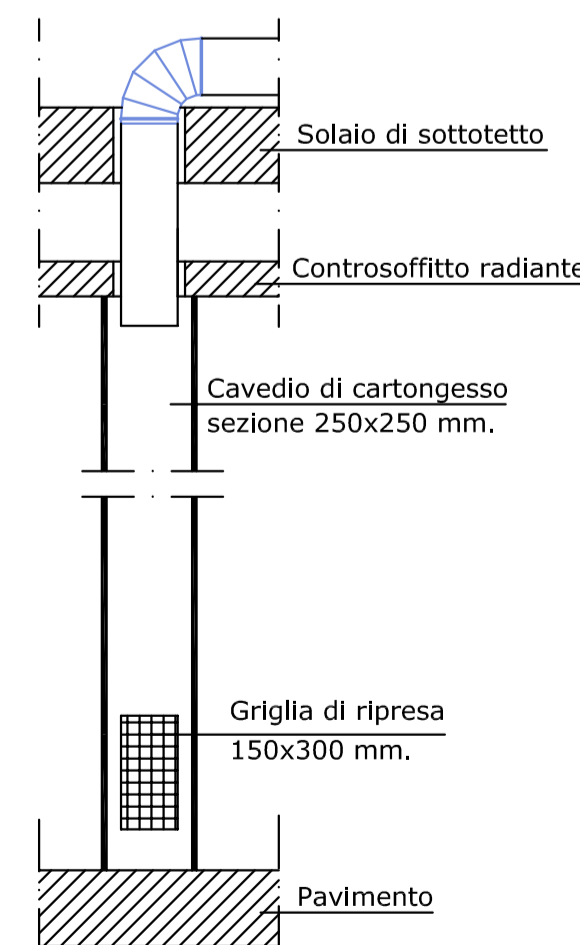

PARTICOLARE "A" Scala 1:20

LEGENDA DEI PEZZI SPECIALI

①		⑧	
②		⑨	
③		⑩	
④		⑪	
⑤		⑫	
⑥		⑬	
⑦		Circuito di immissione — Circuito di estrazione —	

COMUNE DI CASTIGLIONE DEL LAGO

CUP H66J16000570001 CIG ZEZIC4BAC3

POR FESR 2014-2020
Intervento di efficientamento energetico
della scuola dell'infanzia di Vaiano

AREA LAVORI PUBBLICI E PATRIMONIO
RESPONSABILE DEL PROCEDIMENTO
Dott. Ing. Stefano Tarrini

progetto esecutivo

Oggetto dell'elaborato
RETI DI DISTRIBUZIONE DELL'ARIA
DI VENTILAZIONE E PARTICOLARI

PROGETTO ESECUTIVO E DIREZIONE LAVORI
Dott. Ing. Giovanni Alberati
Via G. Carducci 157c
06061 Castiglione del Lago PG
studio di ingegneria@emmail
giovanni.alberati@ingpec.eu

COMMESSA	CATEGORIA	TIPO E NUMERO	REVISIONE
2016/01	I	D03	00
CATEGORIA	FILE NAME	SCALA:	
2	Impianto termico		
1			
0	EMISSIONE PROGETTO ESECUTIVO	DICEMBRE 2016	
REV.	DESCRIZIONE	DATA	VERIFICATO APPROVATO

Questo elaborato è di proprietà piena ed esclusiva dell'Amministrazione Comunale ed è fatto divieto a chiunque di riproduzione e di utilizzo per altri scopi e/o per cantieri analoghi

ERROR: syntaxerror
OFFENDING COMMAND: --nostringval--

STACK:

```
/Title  
( )  
/Subject  
(D:20170109145617+01'00')  
/ModDate  
( )  
/Keywords  
(PDFCreator Version 0.9.5)  
/Creator  
(D:20170109145617+01'00')  
/CreationDate  
(User)  
/Author  
-mark-
```