



LEGENDA STATO DI PROGETTO:

- | | | |
|--------------------------------------|--|---|
| 1 Caldaia 400.000 Kcal | 13 Collettore distribuzione | 23 Vasca di compenso vasca grande |
| 2 Caldaia 250.000 Kcal | 14 Quadro elettrico | 24 Vasca di compenso vasca piccola |
| 3 Collettore di distribuzione | 15 Pompe circolazione vasca piccola | 25 UTA piscine in progetto 22.000 mc/h |
| 4 Stazione dosaggio reagenti | 16 Scambiatore di calore vasca piccola | 26 UTA mandata spogliatoio donne 3.000 mc/h |
| 5 Stoccaggio acido cloridrico | 17 Filtri a sabbia vasca piccola | |
| 6 Stoccaggio ipoclorito di sodio | 18 Scambiatore di calore vasca grande | |
| 7 Serbatoio acqua calda 2.000 l | 19 Filtri a sabbia vasca grande | |
| 8 Serbatoio acqua calda 2.000 l | 20 Quadro elettrico | |
| 9 Trattamento acqua dal pozzo | 22 Pompe circolazione vasca grande | |
| 10 Serbatoio inerziale | | |
| 11 Autoclave da acquedotto fuori uso | | |

PLANIMETRIA GENERALE - PIANO INTERRATO - SCALA 1:100

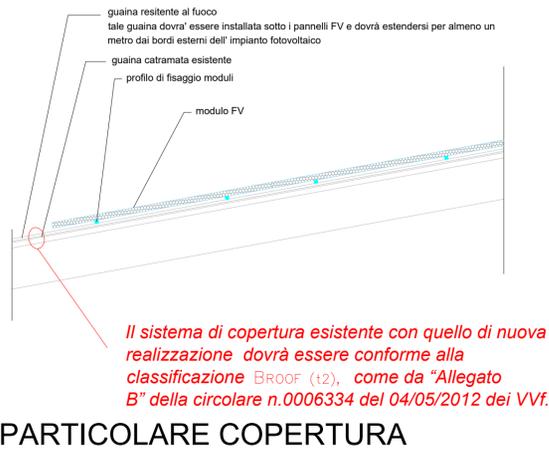

PARTICOLARE COPERTURA

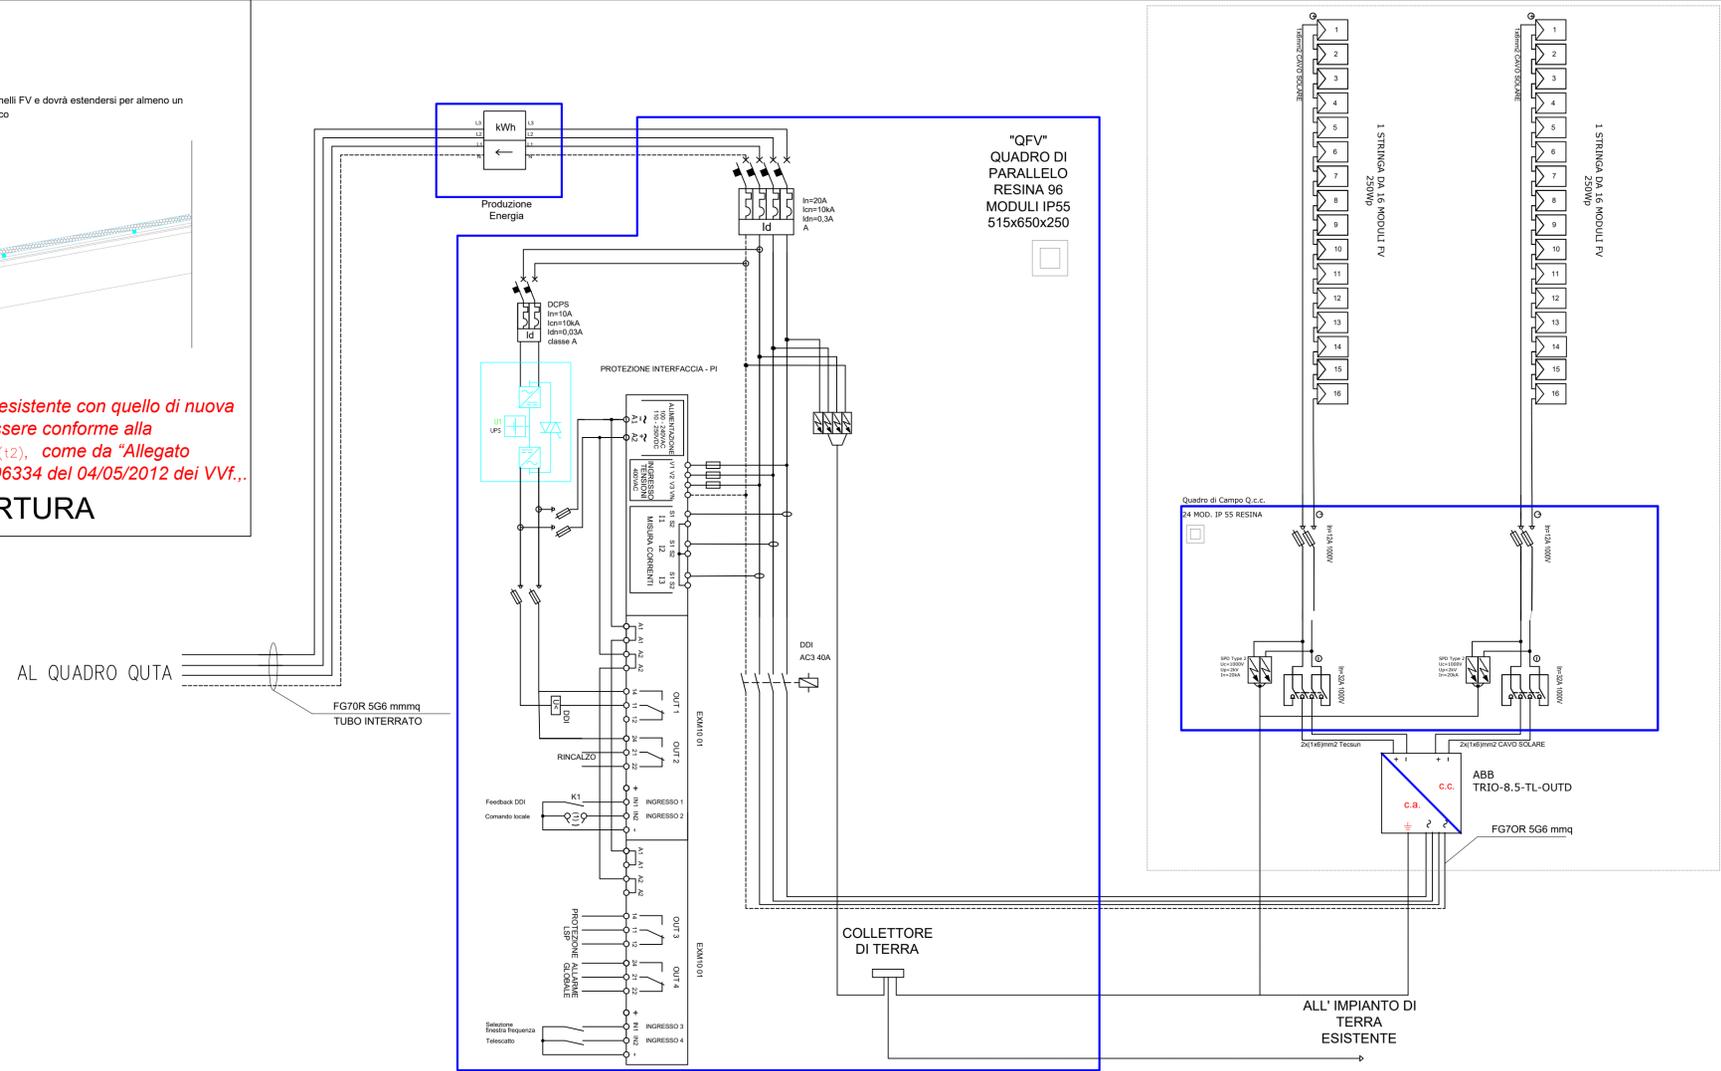

REGIONE UMBRIA

COMUNE DI
CASTIGLIONE DEL LAGO

RIQUALIFICAZIONE IMPIANTISTICA ED EFFICIENTAMENTO ENERGETICO DELLA PISCINA COMUNALE NINFEA DI CASTIGLIONE DEL LAGO

PROGETTO ESECUTIVO

ELABORATI GRAFICI:	ALLEGATO:	TAVOLA:
PLANIMETRIA INTERVENTI IMPIANTO ELETTRICO PIANO INTERRATO SCHEMA UNIFILARE IMPIANTO FV	3	3
	SCALA:	1:100
NOME FILE:	CODICE COMMESSA:	DATA PROGETTO:
A03T03IMPFVR00-CSL_PISCI_PE	CSL_PISCI_PE	MARZO 2017

<p>ISP STUDIO ASSOCIATO LOMBARDI - SPAZZOLI - PAGLIONICO INGEGNERIA AMBIENTALE DAL 1970</p> <p>AZIENDA CERTIFICATA ISO 9001:2008</p> <p>Via Copernico n° 99 - 47122 Forlì Tel. 0543795295 Fax 0543798310 - Email: info@ispstudio.it - www.ispstudio.it</p>	<p>IL PROGETTISTA: DOTT. ING. ENNIO SPAZZOLI</p> <p>COLLABORAZIONE: DOTT. ING. DAVID NEGRINI</p>
--	--

PROCEDURA DI CONTROLLO INTERNO					
REV.	DESCRIZIONE	REDAZIONE:	VERIFICA:	VALIDAZIONE:	DATA:
00	EMISSIONE	SD	RL	ES	MARZO 2017