



1° TRATTO

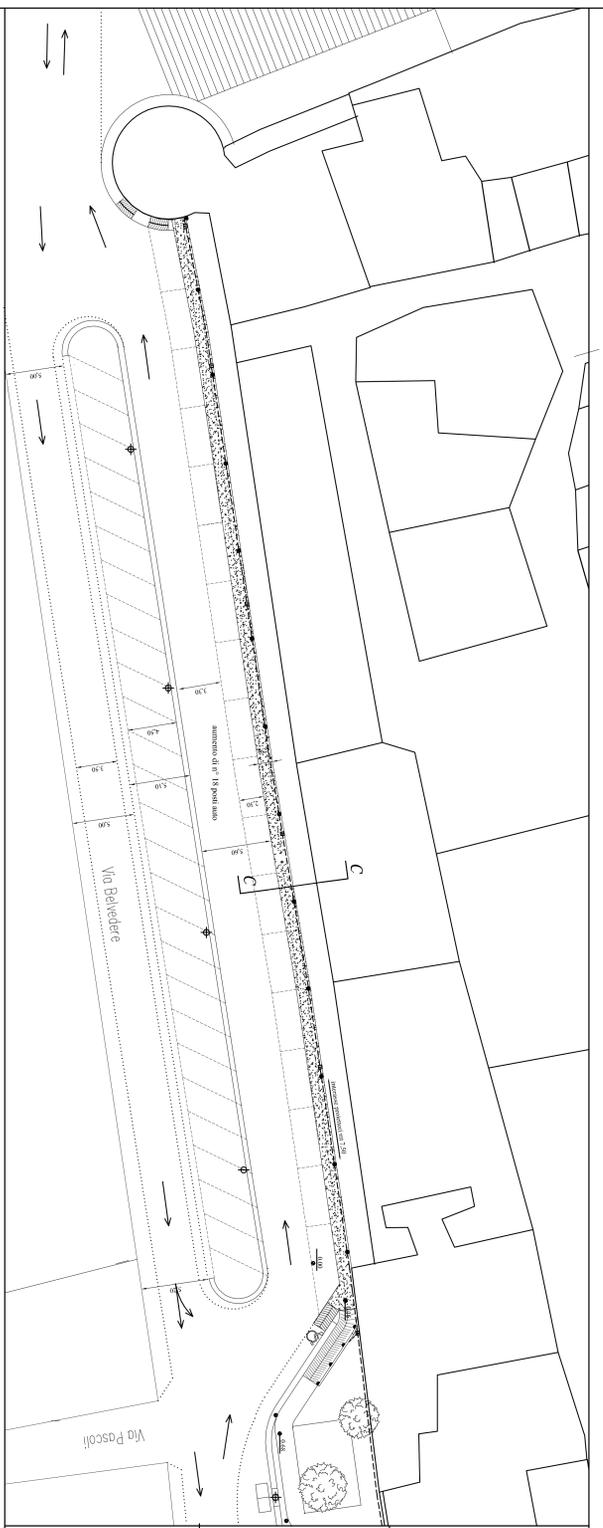

2° TRATTO

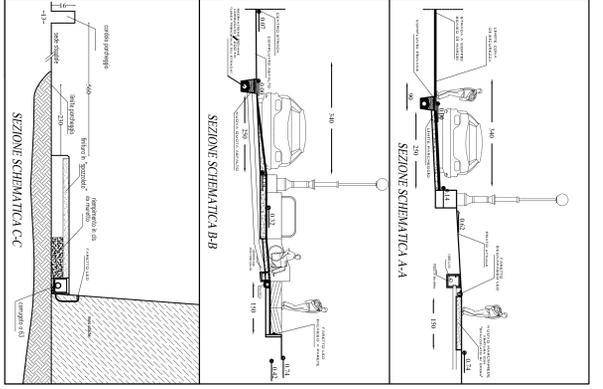

- LEGENDA**
- FOCANTIERA ACQUE BIANCHE Ø 200 mm
 - CAVI PER LINEA ELETTRICA IN CORRIGIATO INTERRATO
 - FARETTO LED INCASSATO A TERRA (sempresso)
 - FARETTO LED INCASSATO A PARETE (sempresso e illuminazione a parete)
 - PROIETTORE LED INCASSATO A TERRA (illuminazione all'asfalto)
 - POZZETTO PER IMP. ELETTRICO
 - POZZETTO US. 40x40 con cassetta in gesso (regimazione acque)
 - PALIZZATA-PARAPETTO IN LEGNO

COMUNE DI CASTIGLIONE DEL LAGO

Adeguamento aree viabili e di parcheggio di via Belvedere lato Sud a servizio del Centro Storico

PROGETTO ESECUTIVO
Proposta progettuale

2 **PIANTE E PARTICOLARI**

SCALA: 1:200

RESPONSABILE DEL PROCESSIONE	DR. Ing. Silvio Turchi
PROGETTO ARCHITETTONICO	DR. Arch. Antonio Maria Del Socco
PROGETTO IMPIANTO ELETTRICO	PI. Elett. Turchi
DIRETTORE DEI LAVORI	DR. Arch. Antonio Maria Del Socco
COORDINATORE SICUREZZA	PI. Elett. Turchi

1	15/04/2016	REVISIONE PROGETTO	ESISTENTE	APPROVATO	AUTORIZZATO
2	15/04/2016	REVISIONE PROGETTO	ESISTENTE	APPROVATO	AUTORIZZATO

Comune autorizzato a depositare i progetti e a rilasciare i permessi di esecuzione dell'urbanizzazione. Comune autorizzato a rilasciare i permessi di esecuzione dell'urbanizzazione e di autorizzare per gli interventi di urbanizzazione.